


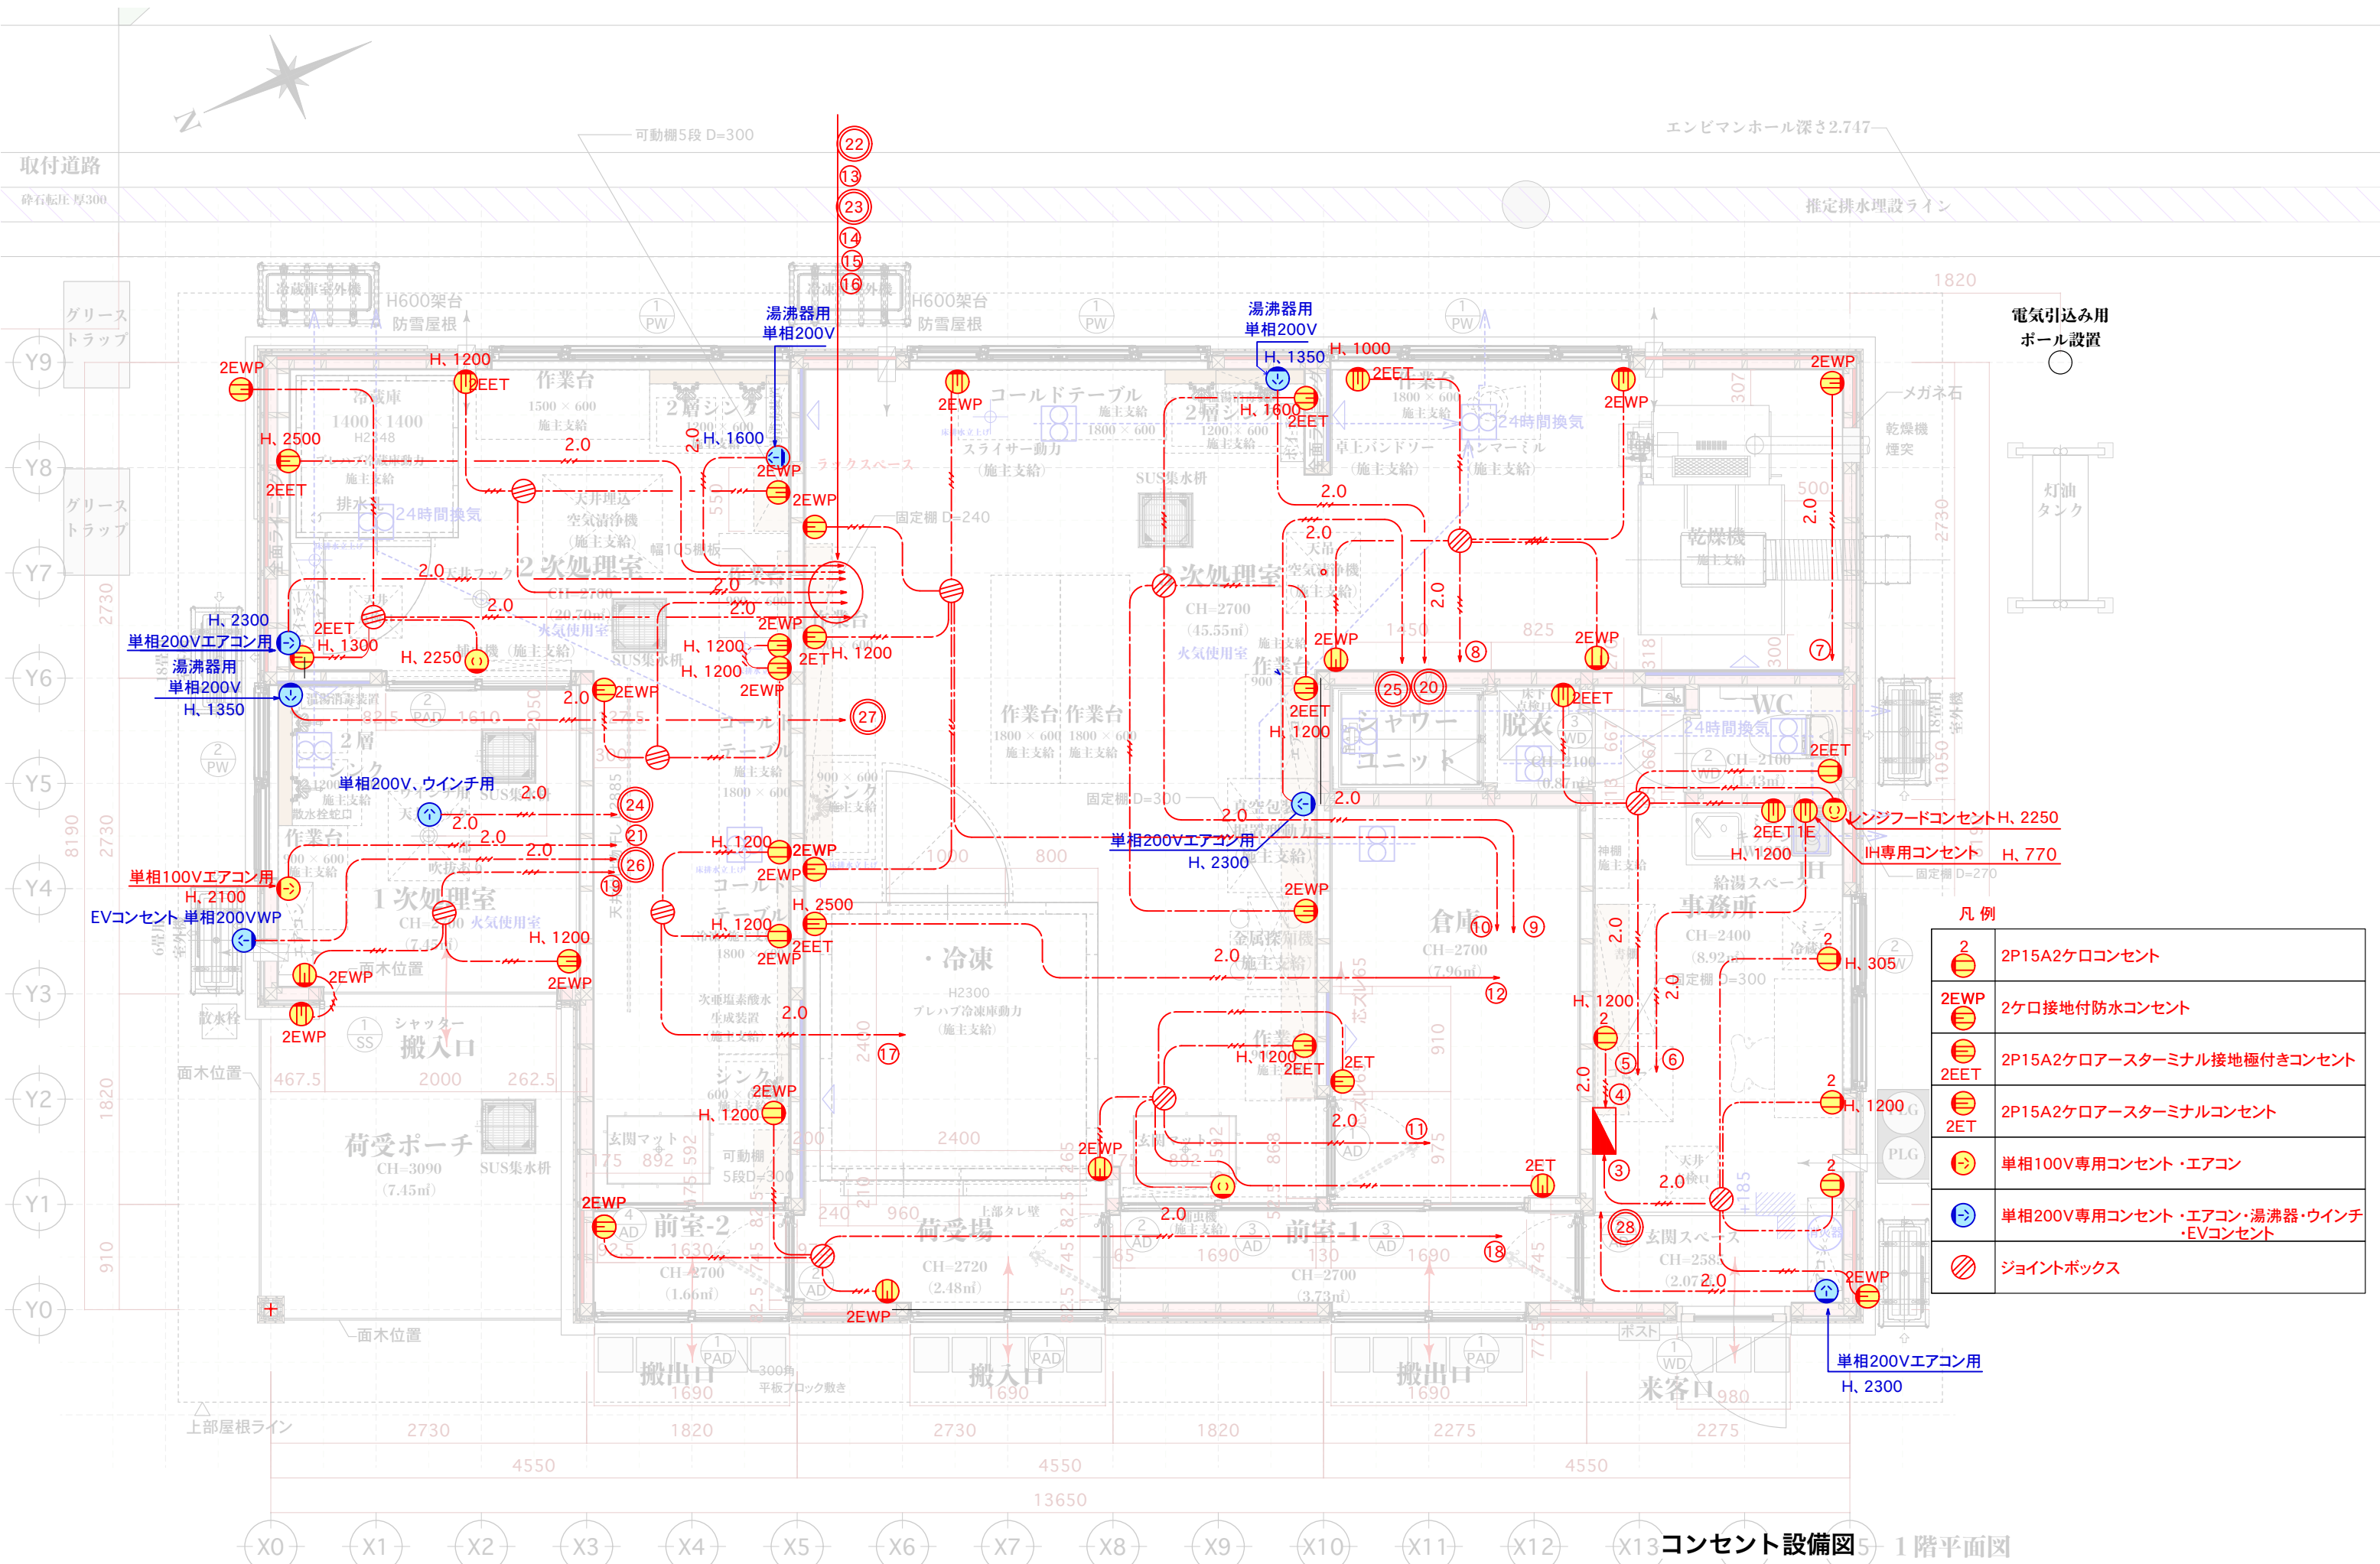

凡 例	
	2P15A2 ケロコンセント
	2EWP 2 ケロ接地付防水コンセント
	2EET 2P15A2 ケロアースターミナル接地極付きコンセント
	2ET 2P15A2 ケロアースターミナルコンセント
	単相100V専用コンセント・エアコン
	単相200V専用コンセント・エアコン・湯沸器・ウインチ・EVコンセント
	ジョイントボックス

エンビマンホール深さ2.747

推定排水理設ライン

可動棚5段 D=300

取付道路


砕石転圧厚300

電気引込み用
ボール設置

灯油
タンク

コンセント設備図5 1階平面図


設計者に無断で複製・転用を禁ずる

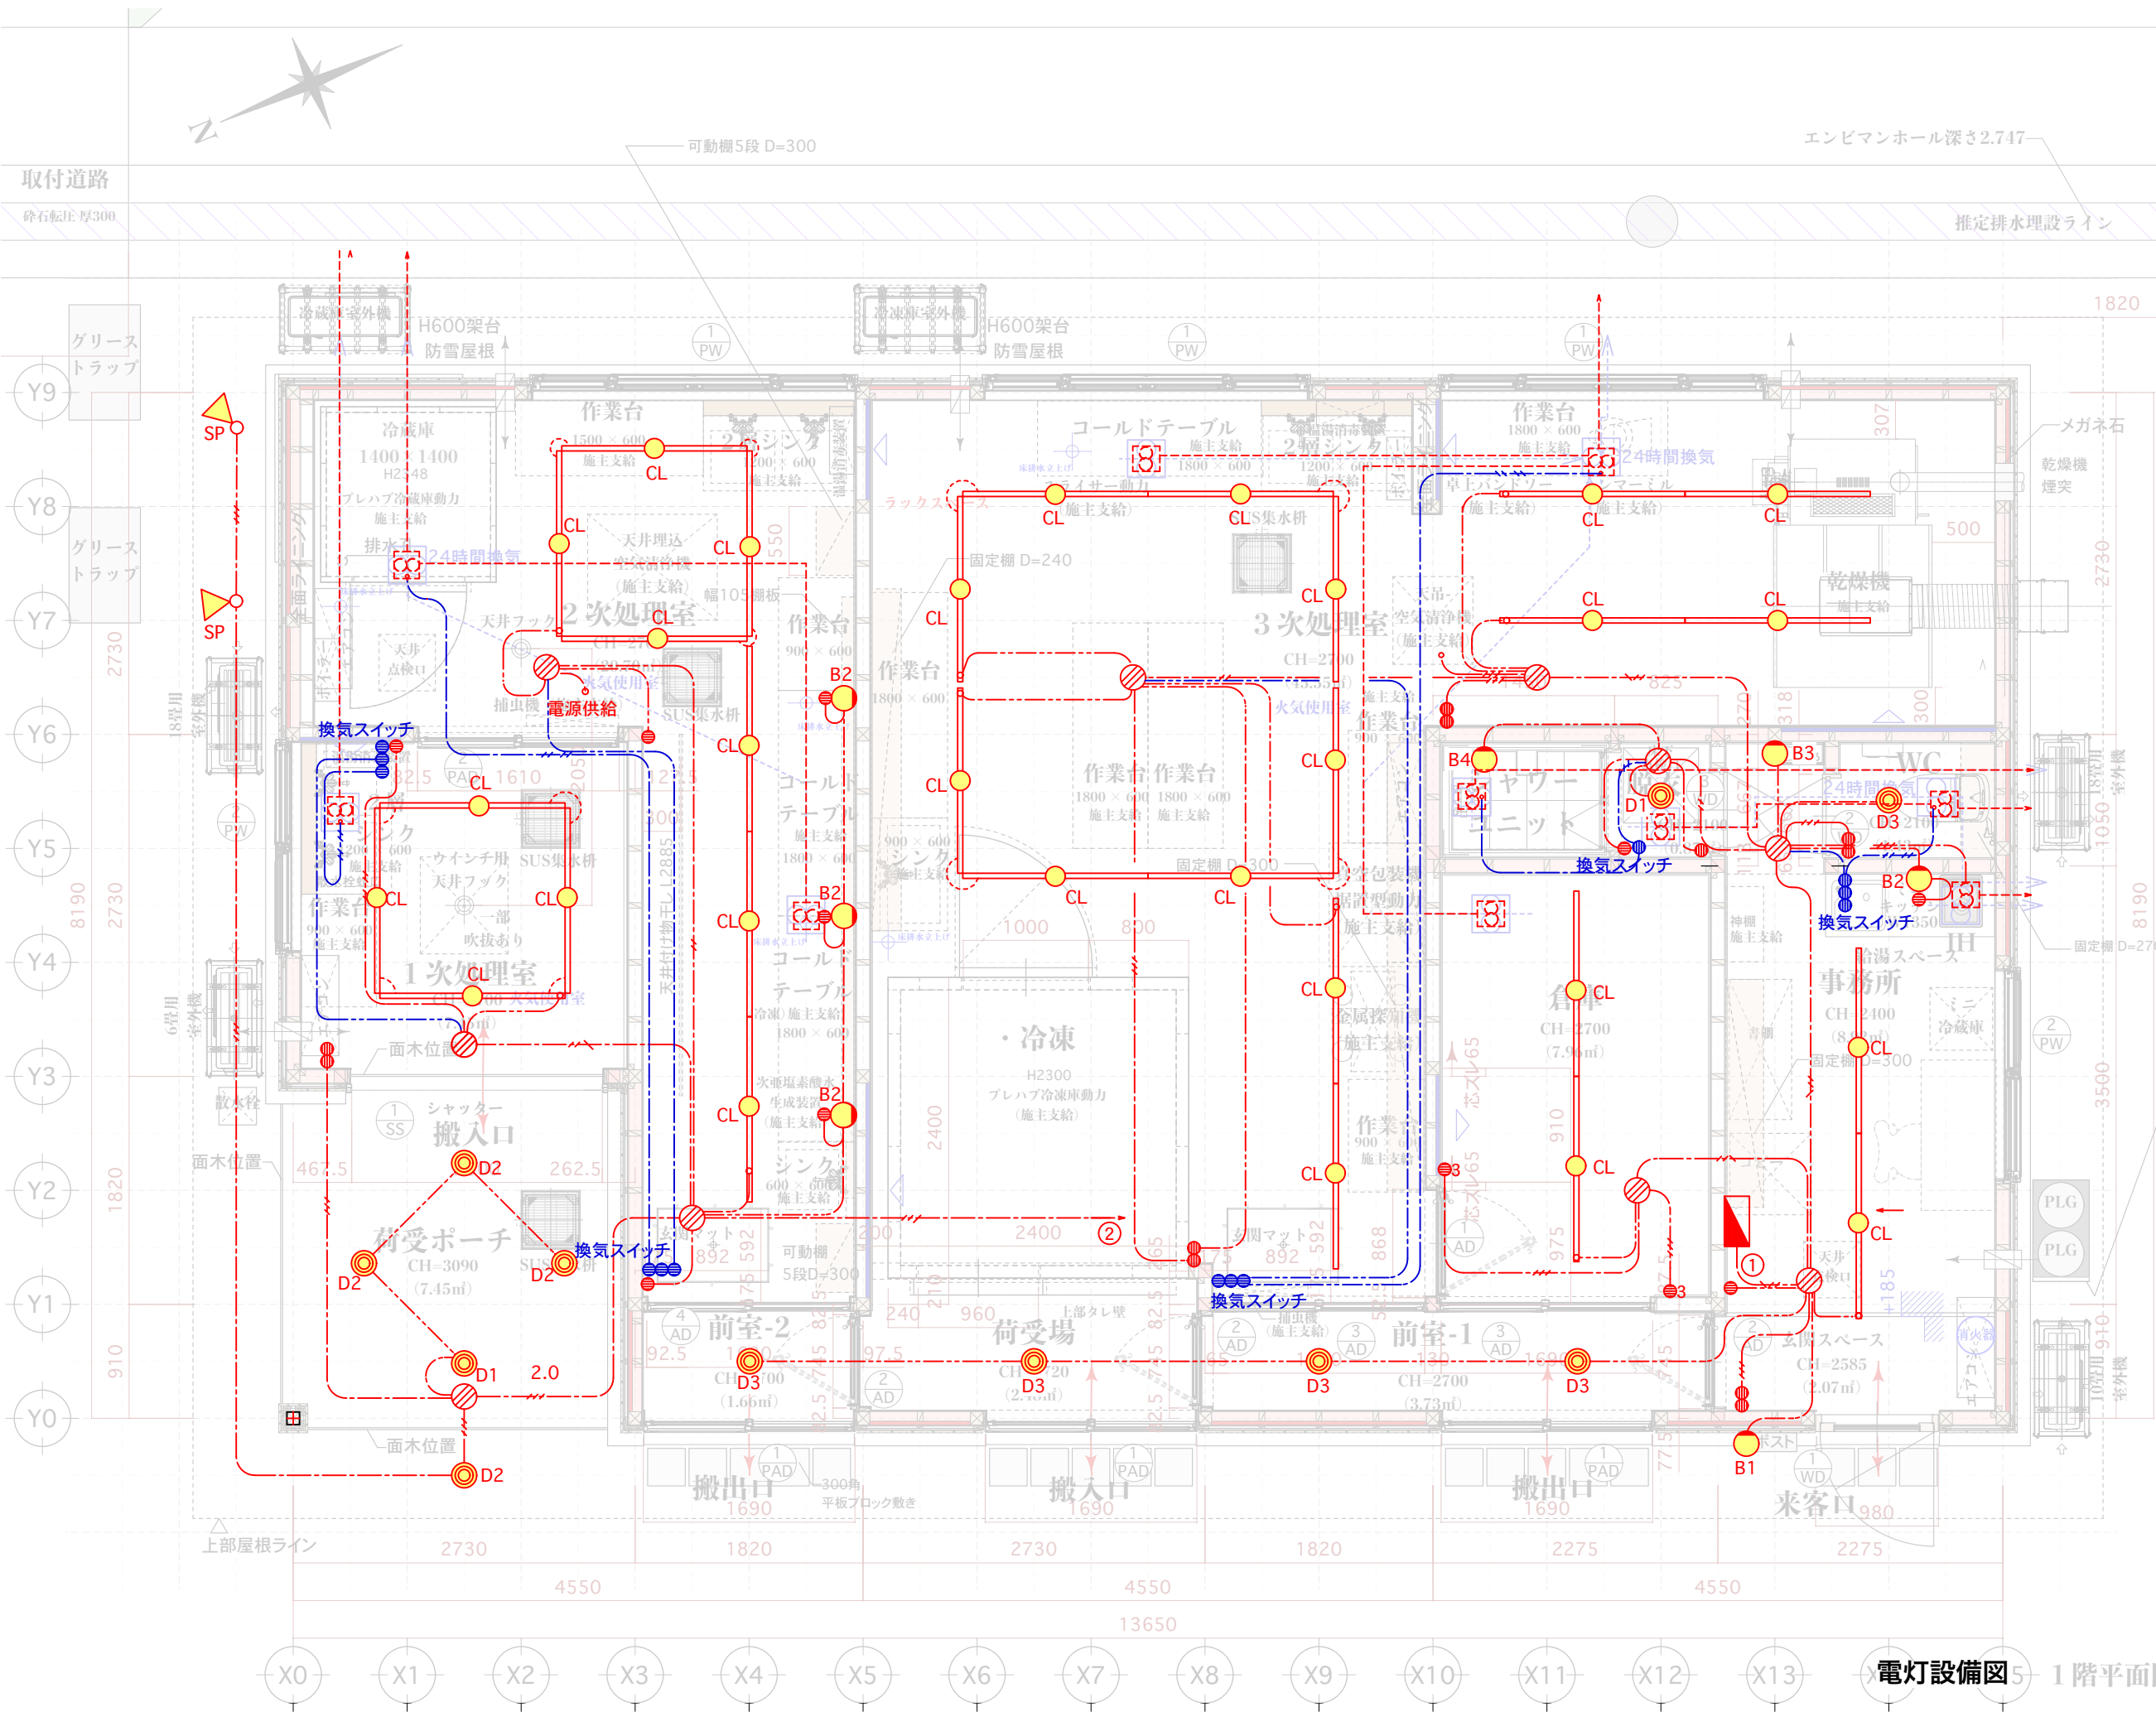

特記なき配線は下記による。	
	VVF1.6-3C
	VVF1.6-2C
	VVF1.6-2C×2
	VVF1.6-2C + 1.6-3C
	VVF1.6-3C×2
	VVF1.6-2C×2 + 1.6-3C
	VVF1.6-3C×2 + 1.6-2C
	VVF2.0-2C
	VVF2.0-3C
	VVF2.0-2C×2
	VVR5.5-2C
	CV14-3C
	CV14-3C
	VVR5.5-3C
	VVR5.5-2C×2
	FPC1.6-2C
	FPC2.0-2C

換気スイッチ : FY-SV26W(パナソニック)
※プレートは全てステンレスカバーとする。


電灯設備図5 1階平面図

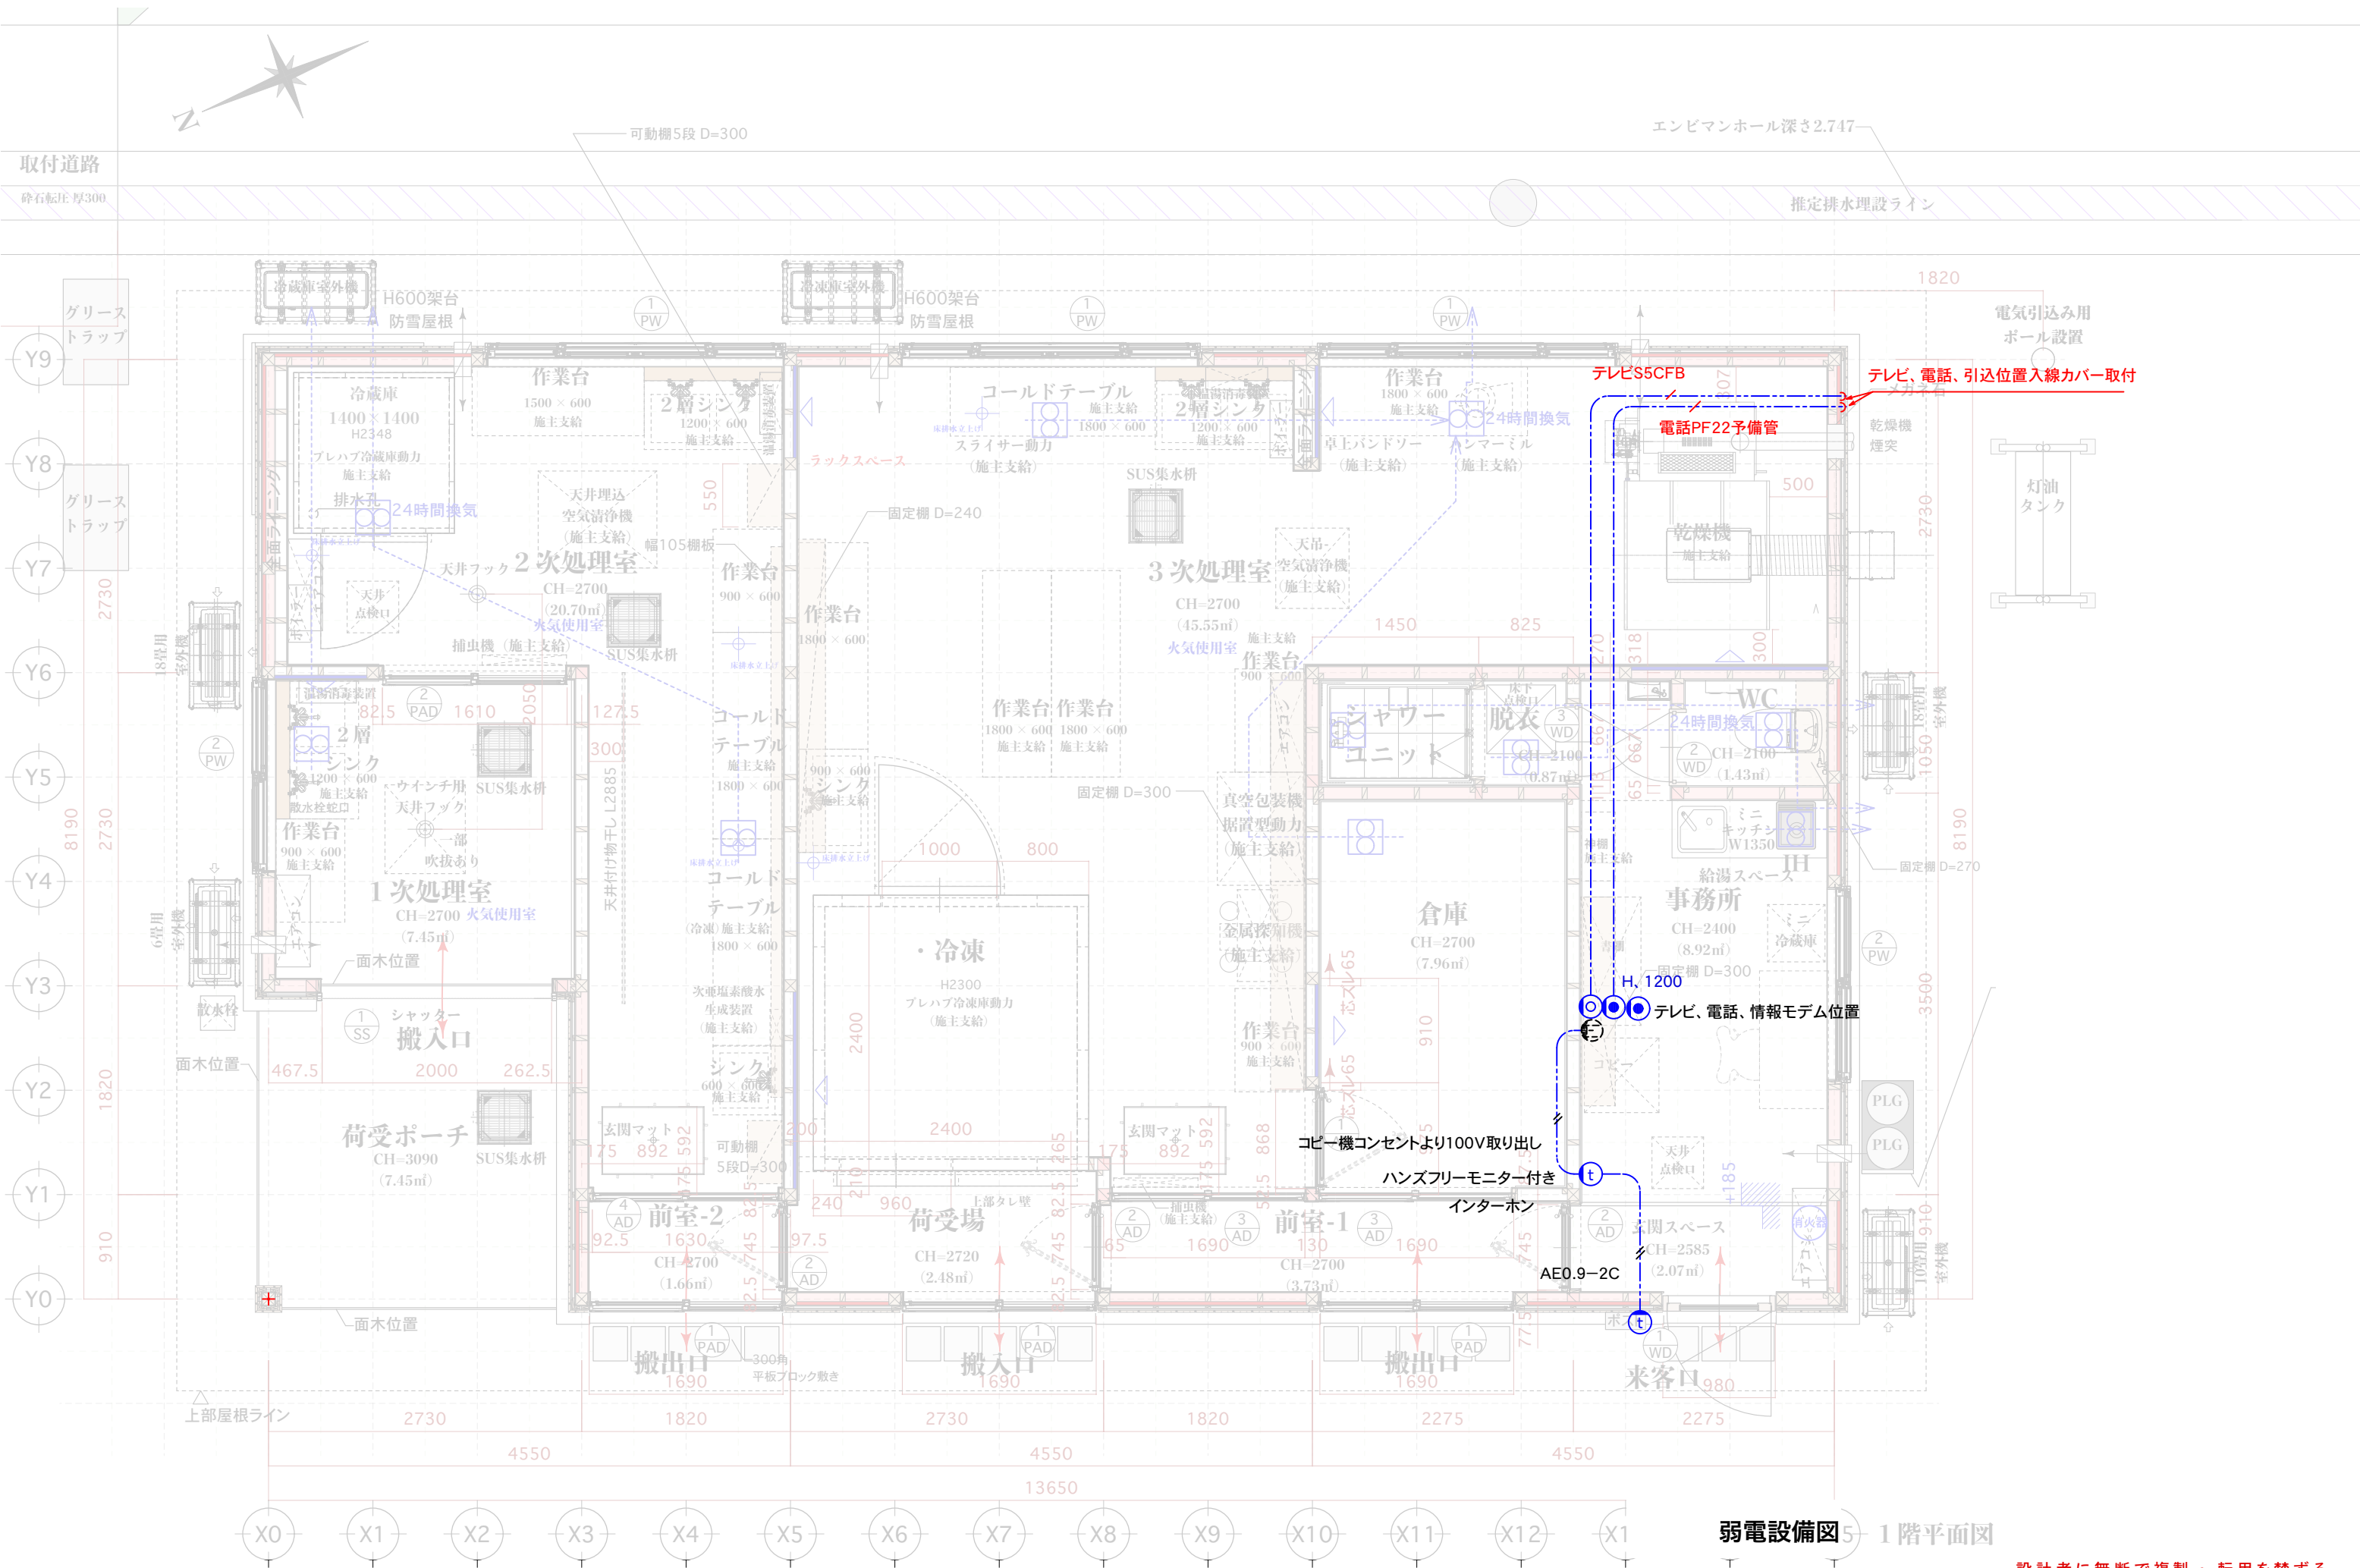

弱電設備図5 1階平面図

設計者に無断で複製・転用を禁ずる


建設地: 木古内町新道42-26	project name. Sauvage Deux 新築工事	design. 合同会社 富樫雅行建築設計事務所 一級建築士事務所登録/北海道知事登録(波)第641号 1級建築士登録/第320981 富樫雅行	〒040-0056 北海道函館市弥生町19-8 常盤坂 Tel & Fax .0138-87-1006 http://togashimasayuki.info	scale 1/50 original size A3	drawn 富樫雅行 date 2025.05.01	drawing title 弱電設備図 drawing NO. E-06
-------------------------	--	---	--	--	---	---

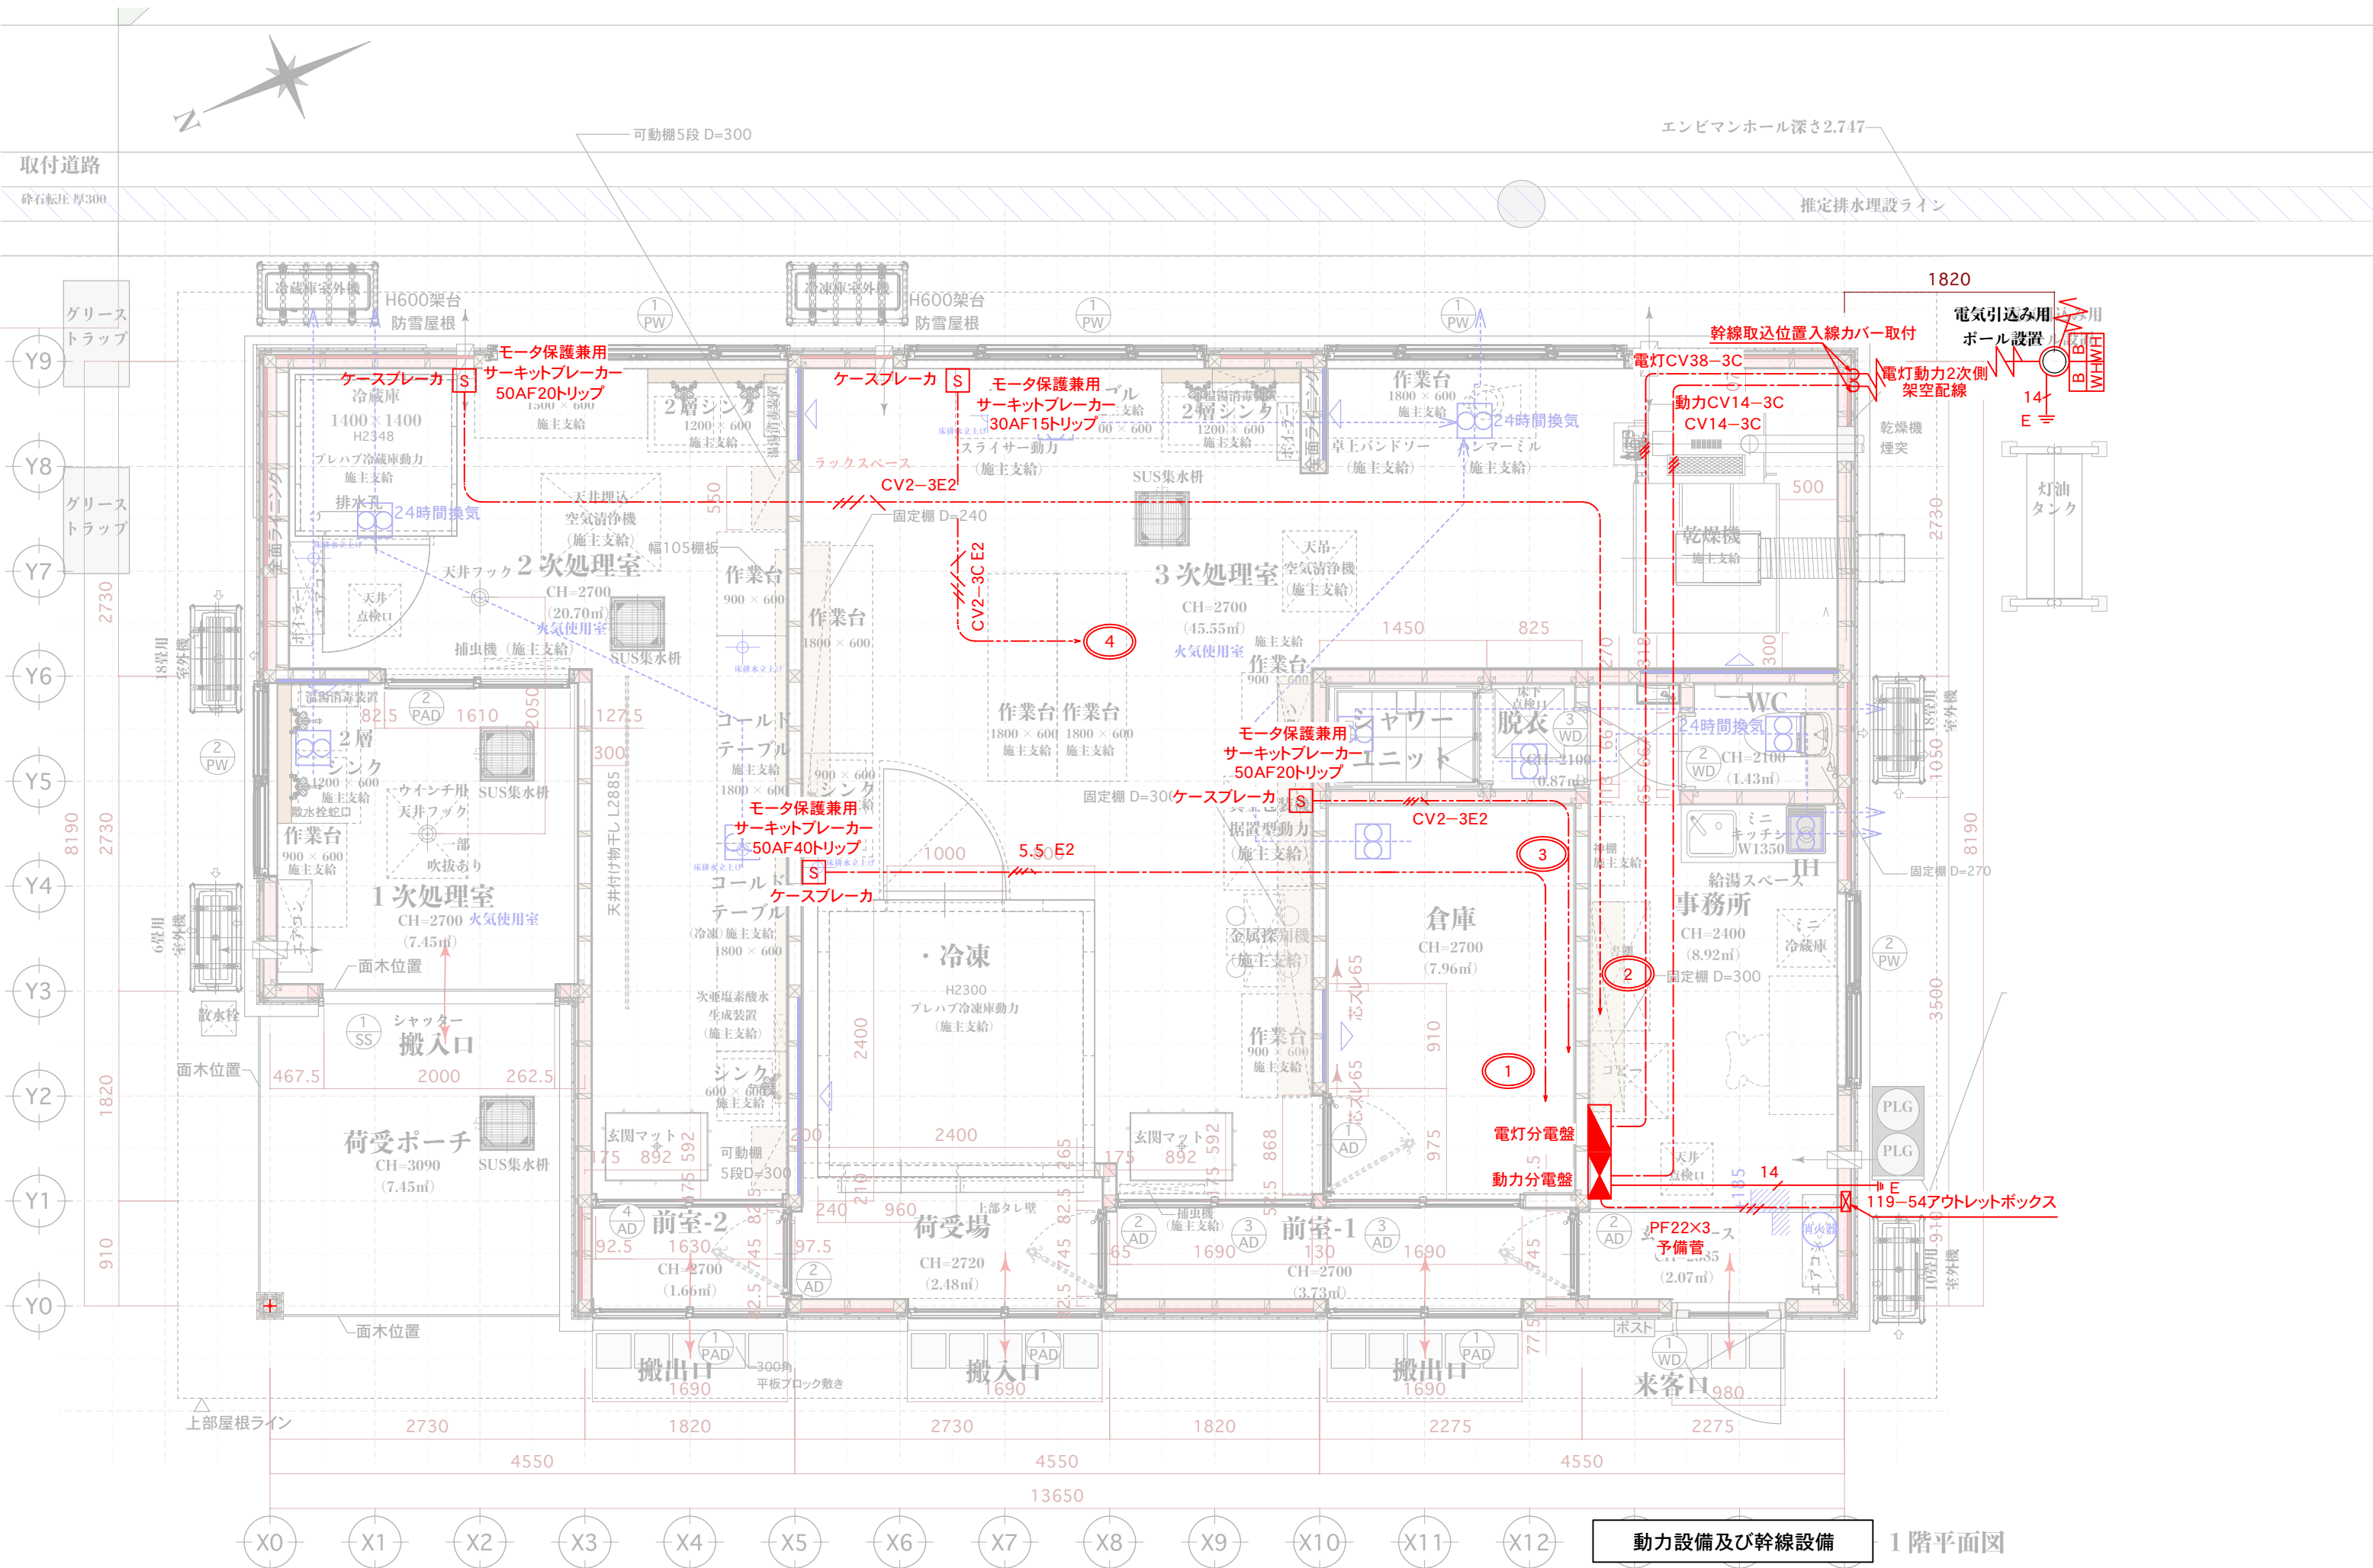


動力設備及び幹線設備 1階平面図

設計者に無断で複製・転用を禁ずる



建設地: 木古内町新道42-26	project name. Sauvage Deux 新築工事	design. 合同会社 富樫雅行建築設計事務所 一級建築士事務所登録/北海道知事登録(波)第641号 1級建築士登録/第320981 富樫雅行	〒040-0056 北海道函館市弥生町19-8 常盤坂 Tel & Fax .0138-87-1006 http://togashimasayuki.info scale 1/50 original size A3 drawn 富樫雅行 date 2025.05.01 drawing title 動力幹線設備図 drawing NO. E-07
-------------------------	--	---	---

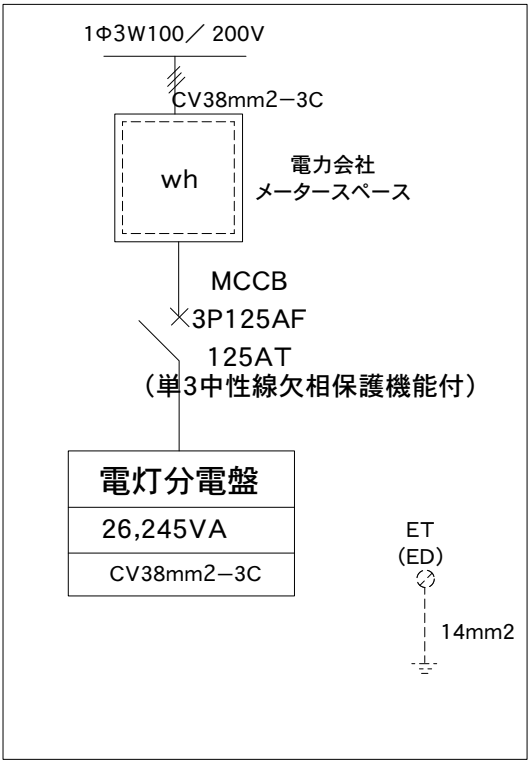

電灯引込開閉器 結線図

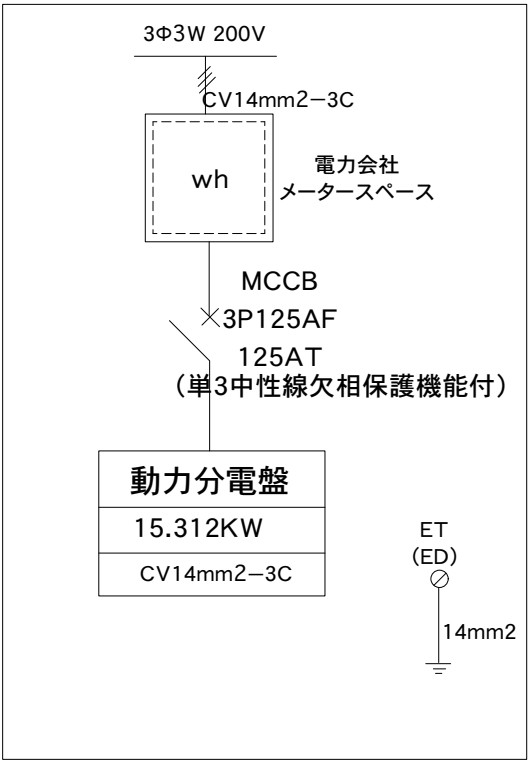


動力引込開閉器 結線図

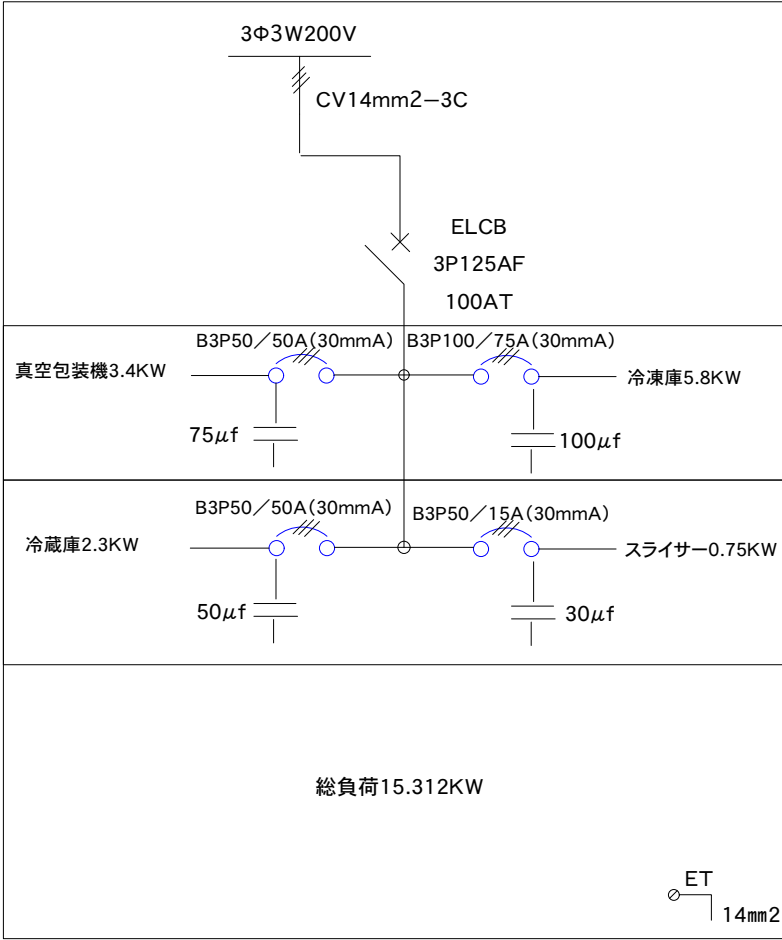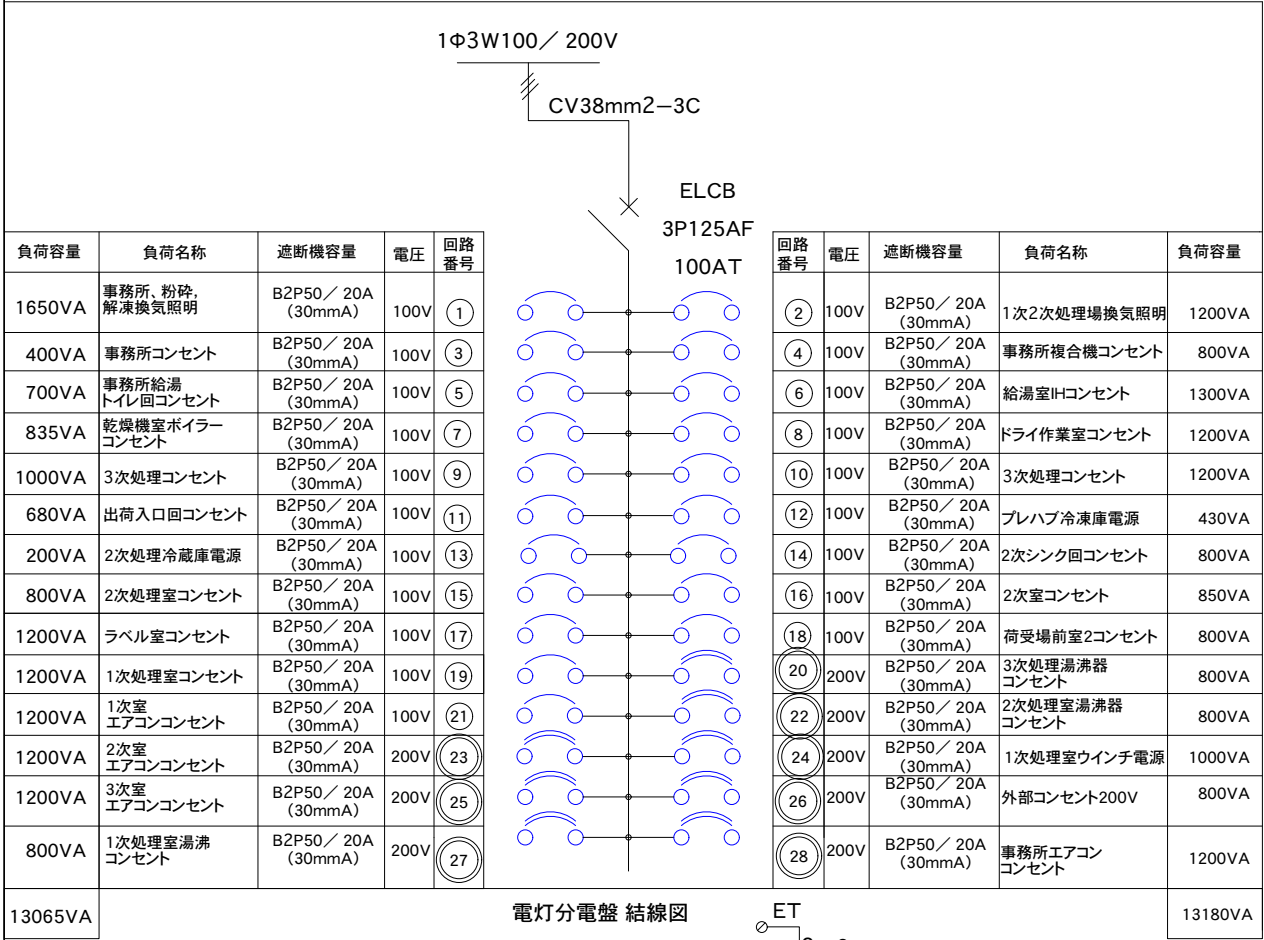

動力分電盤 結線図

鋼板製露出埋込兼用型標準塗装

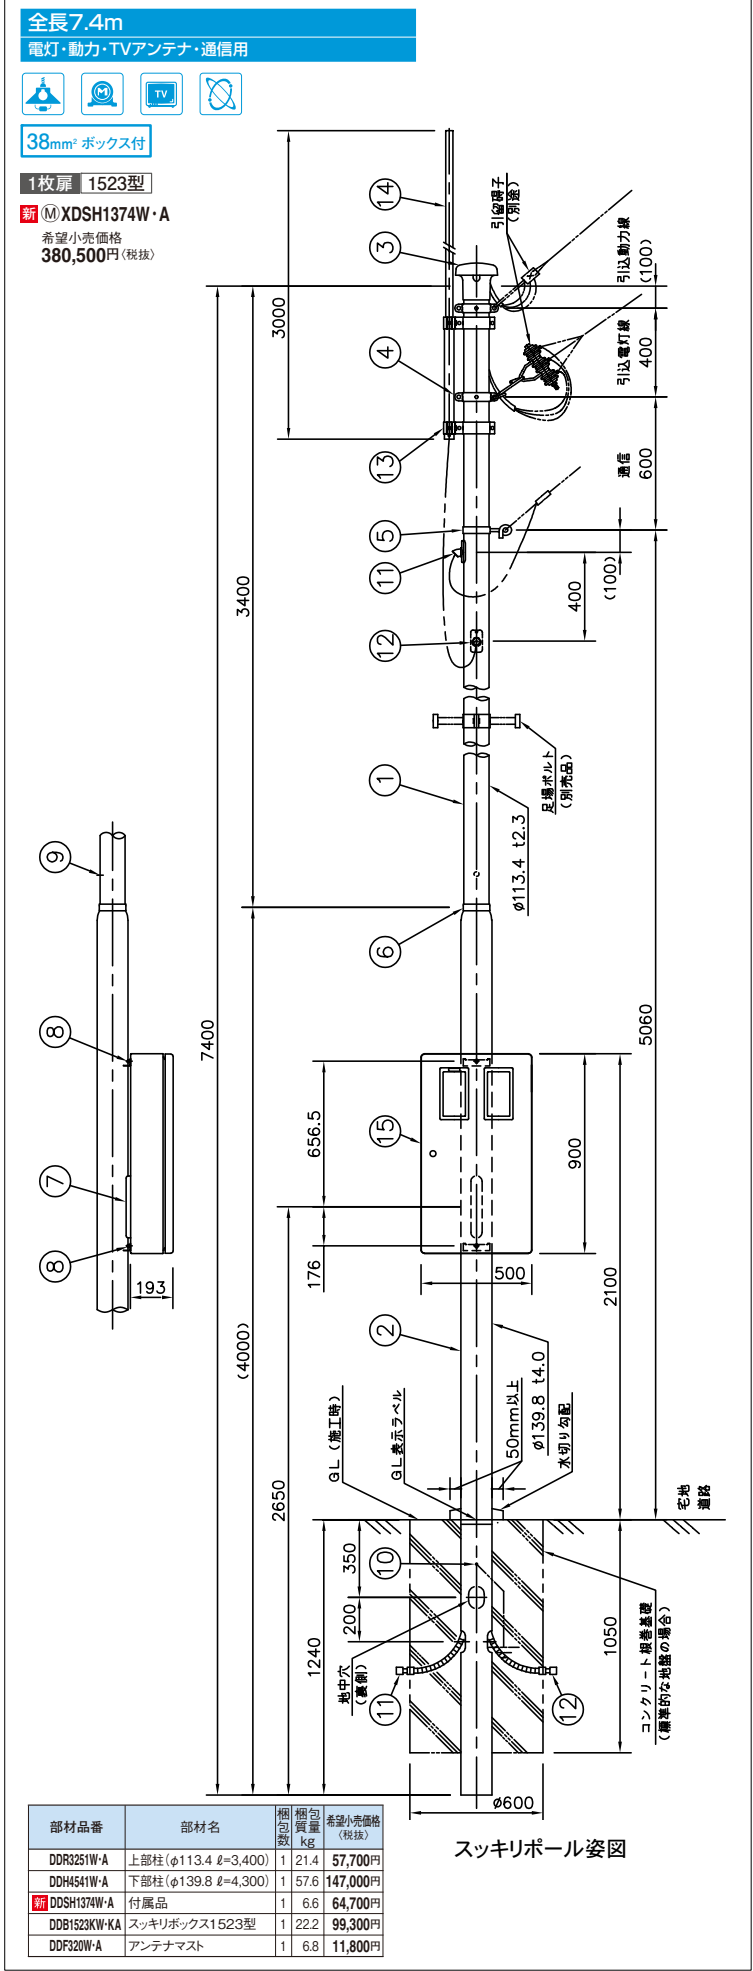

設計者に無断で複製・転用を禁ずる